

TOP GARDEN
APARTMENTS

Warszawa, ul. Dzieci Warszawy 28
biuro sprzedaży: LW Development
Warszawa, ul. Dzieci Warszawy 26
tel: 22 625 00 25,
e-mail: tga@lwdevelopment.pl

lokal A04

M4p

1 piętro

| | | |
|------|-------------|-------|
| A040 | hol | 6,73 |
| A041 | pokój +a.k. | 19,95 |
| A042 | pokój 1 | 11,18 |
| A043 | pokój 2 | 13,26 |
| A044 | pokój 3 | 13,63 |
| A045 | korytarz | 7,90 |
| A046 | WC | 1,35 |
| A047 | łazienka | 3,69 |
| A048 | garderoba | 2,73 |
| | | 80,42 |
| A049 | balkon | 9,08 |
| | | 9,08 |


Mieszkanie dwupoziomowe.

Numer piętra w tabeli z powierzchniami pomieszczeń mówi na której kondygnacji znajduje się wejście do lokalu.


Mieszkanie przewietrzane na przestrzał.

Schody do wykończenia we własnym zakresie wykładziną na grubej gumie t.zw. hotelową lub płytkami ceramicznymi z wklejoną matą akustyczną np. DAMTEC standard 2mm.

← początek biegu schodów i kierunek wskazujący wejście do góry

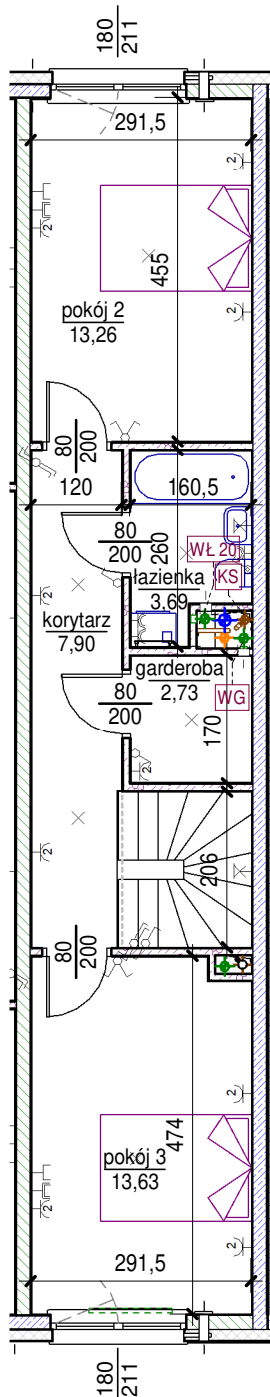

poziom górny

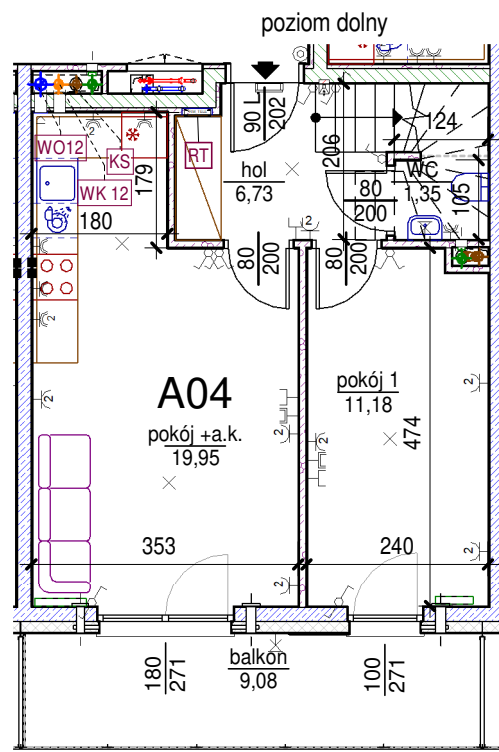

skala: 1/100

Uwaga: mogą wystąpić niewielkie różnice wymiarów pomieszczeń oraz usytuowania przyborów sanitarnych, powstałe w trakcie realizacji prac budowlanych.

| | | | | | | | |
|--|---|--|---------------------------|--|--------------------------------------|--|---|
| | - elementy konstrukcji budynku | | - kanalizacja sanitarne | | - przełączniki oświetlenia | | - wypust kinkietowy / oprawa kinkietowa zewn. |
| | - ściany działowe wewnątrz lokalu, poza obudowami pionów instalacyjnych mogą być rozbrane | | - wentylacja kuchni | | - skrzynka bezpiecznikowa | | - wypust sufitowy / oprawa sufitowa zewn. |
| | - nawiew powietrza | | - wentylacja okapu | | - otwory: szerokość 90, wysokość 200 | | - gniazdo wtykowe pojedyncze / podwójne |
| | - zawór ze złączką do węża ogrodowego | | - wentylacja łazienki | | - grzejnik | | - gniazdo wtykowe hermetyczne pojedyncze/podwójne |
| | - wideodomofon | | - zasilanie kuchni | | - grzejnik łazienkowy | | - gniazdo teleinformatyczne / gniazdo RTV |
| | - dzwonek do drzwi | | - skrzynka teletechniczna | | - oświetlenie LED | | |